


LEGENDA

- JEDNOTNÁ KANALIZACE
- SPLAŠKOVÁ KANALIZACE
- DEŠŤOVÁ KANALIZACE
- NOVÉ ÚSEKY KANALIZACE
- HRANICE ČÁSTI OBCE
- ČOV
- ČISTIRNA ODPADNÍCH VOD
- ODLEHČOVAČI KOMORA
- OK1 - ID 177196
- OK2 - ID 195000

VÝZNAMNÍ PRŮMYSLOVÍ PRODUCENTI ODPADNÍCH VOD

- 1 CSC HOLDING s.r.o.
- 2 H+P FORM s.r.o.
- 3 HPQ PLAST s.r.o.
- 4 AGROKOMPLET s.r.o.
- 5 LUKOV PLAST s.r.o.
- MĚSTSKÁ VYBAVENOST
- 6 RESTAURACE "U ADAMŮ"
- 7 PEČOVATELSKÁ SLUŽBA ČESKÝ DUB
- 8 MŠ ČESKÝ DUB
- 9 ZŠ + ZUŠ ČESKÝ DUB
- 10 RESTAURACE "KORUNA"
- 11 DOMOV DŮCHODCŮ ČESKÝ DUB

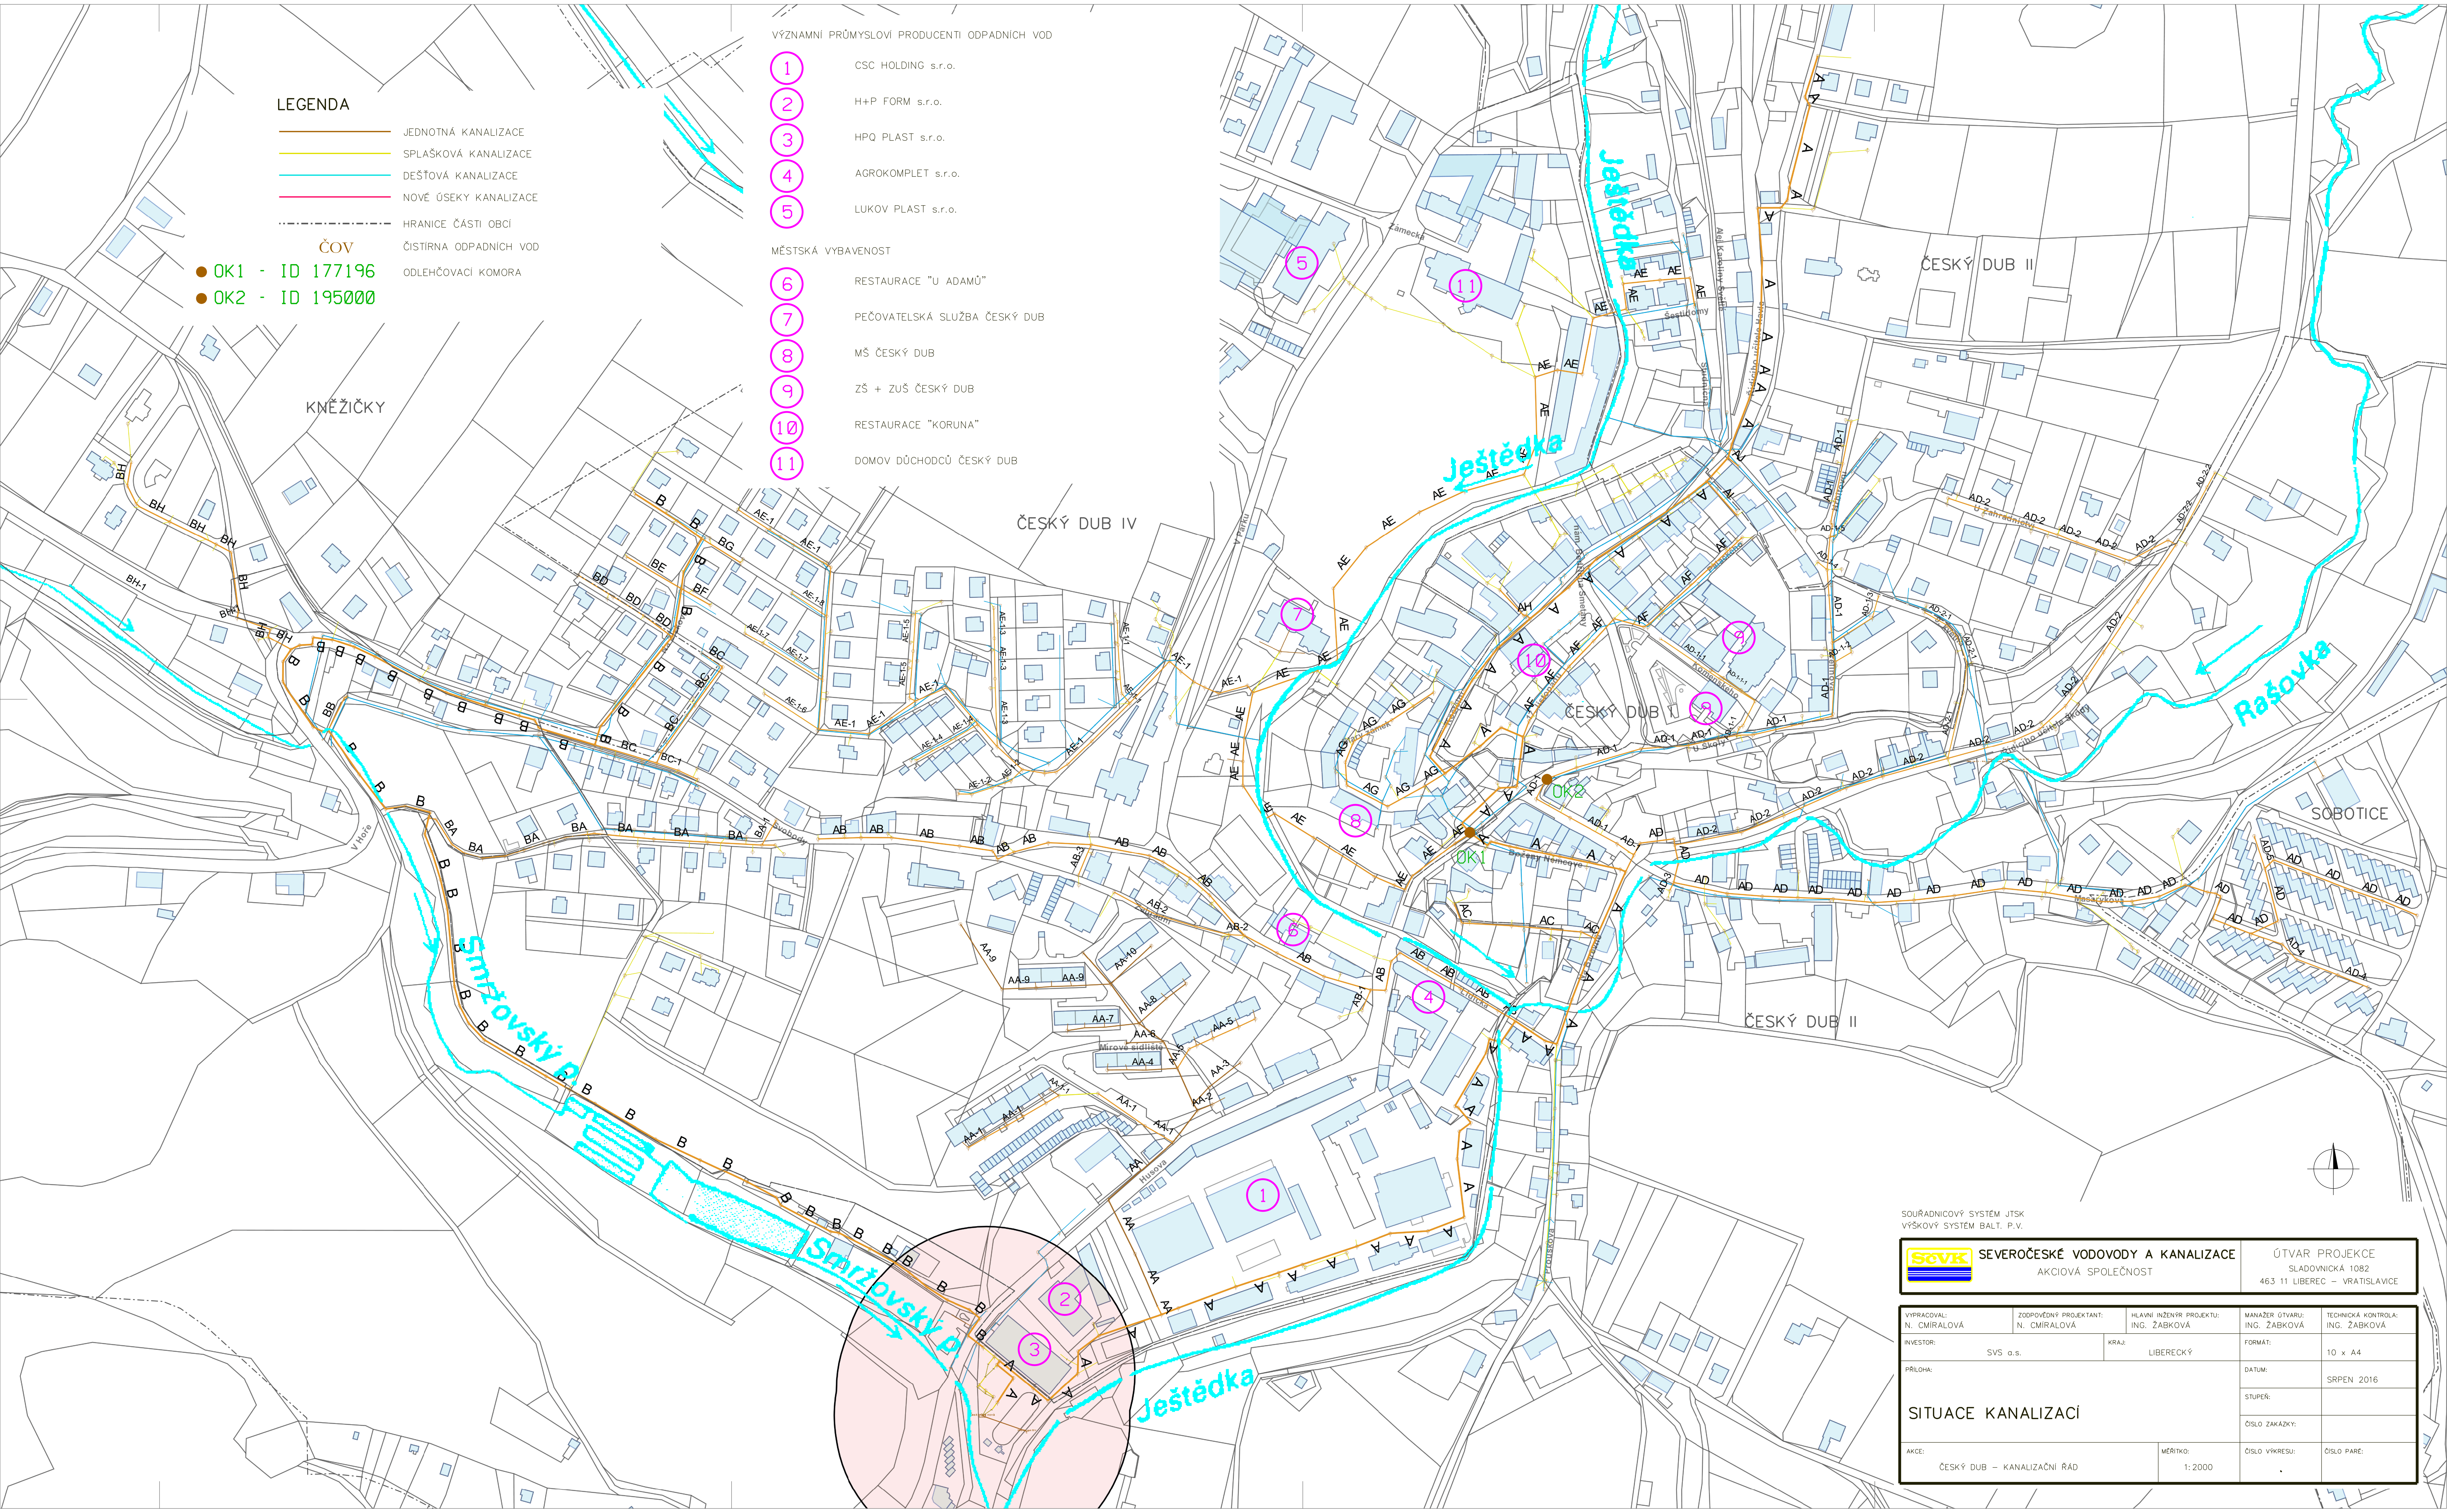

SOURADNICOVÝ SYSTÉM JTSK
VÝŠKOVÝ SYSTÉM BAL. P.V.

	SEVEROČESKÉ VODOVODY A KANALIZACE AKCIOVÁ SPOLEČNOST	ÚTVAR PROJEKCE SLADOVNICKÁ 1082 463 11 LIBEREC – VRATISLAVICE
---	---	---

VYPRACOVAL: N. CMIRALOVÁ	ZODPOVĚDNÝ PROJEKTANT: N. CMIRALOVÁ	HLAVNÍ INŽENÝR PROJEKTU: ING. ŽABKOVÁ	MANAŽER ÚTVARU: ING. ŽABKOVÁ	TECHNICKÁ KONTROLA: ING. ŽABKOVÁ
INVESTOR: SVS a.s.	KRAJ: LIBEREC	FORMÁT: 10 x A4	DATUM: SRPEN 2016	STUPEŇ: SRPEN 2016
PRÍLOHA: SITUACE KANALIZACÍ			ČÍSLO ZÁKADKY: ČÍSLO VÝKRESU: ČÍSLO PÁRE:	ČÍSLO VÝKRESU: ČÍSLO PÁRE:
AKCE: ČESKÝ DUB – KANALIZAČNÍ ŘAD			MĚŘÍTKO: 1:2000	ČÍSLO VÝKRESU: ČÍSLO PÁRE: